

**MAPA DO CELÓW PROJEKTOWYCH**  
Skala 1:1000

PROJEKTOWA  
WYKONAWCA  
ul. Koszowa 51, 26-100 Żyrardów  
tel. 22 746 10 00 (20) 84 88 98  
www.projektowawyrardow.pl




Gmina: Lubawa  
Powiat: Hawski  
Woj.: warmińsko-mazurskie  
Mapę opracowano na podstawie danych PODGK w Hawsku oraz planówu bezpieczeństwa.

KIEROWNIK ROBÓT: Andrzej Szczepaniak  
Nr. rob.: GTX-5551/2009

Załącznik aktualizacji:  
ul. Koszowa 51, 26-100 Żyrardów  
tel. 22 746 10 00 (20) 84 88 98  
www.projektowawyrardow.pl

KRRG-705220-3/09  
Data: 2009-03-09

STANOWISKO PROJEKTOWE w Białym  
P.O.D.G.K.  
W dołach kadłubowym  
Eksploracja i dokumentacja  
Zbiórka i analiza danych  
Projektowanie i dokumentacja  
Realizacja i nadzór  
Kierownik: Andrzej Szczepaniak  
Data: 2009-03-09

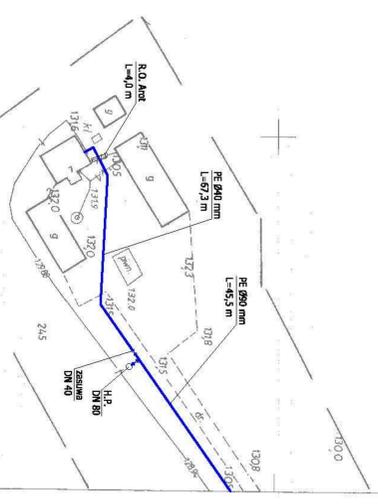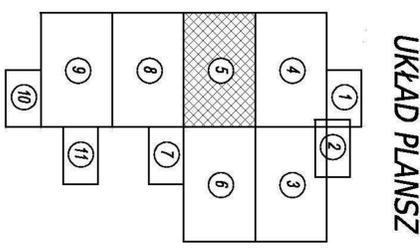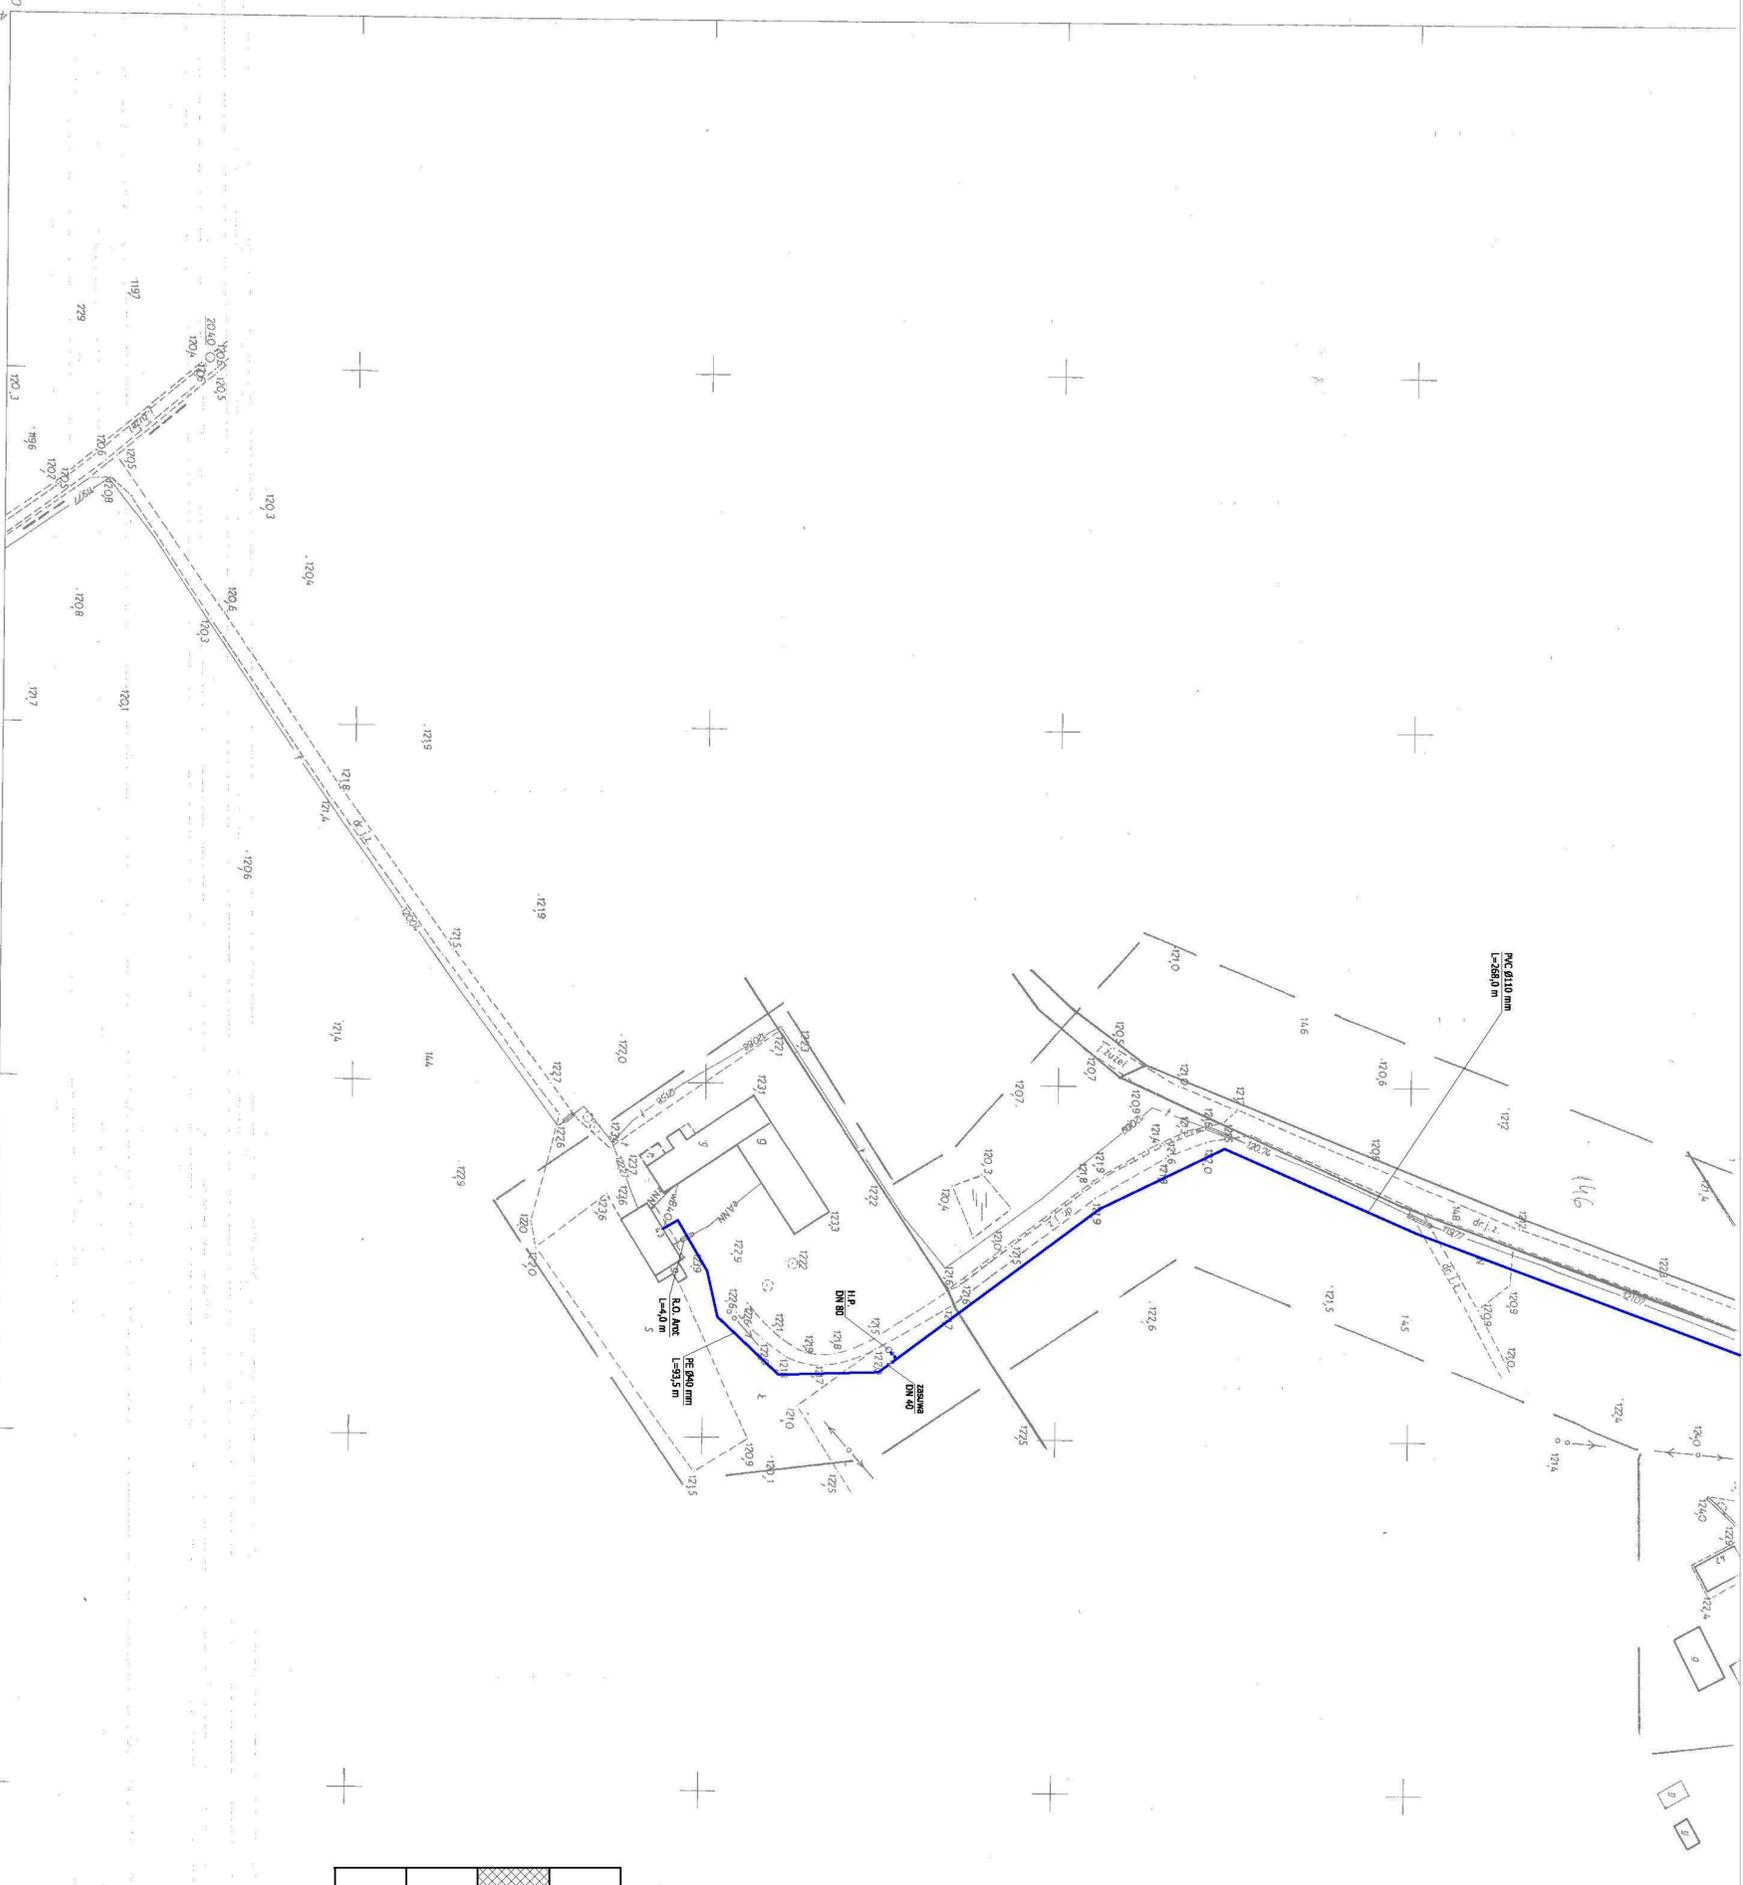

**OZNACZENIA**  
— sieć wodociągowa  
♀ hydrant podziemny  
♂ zbiornik ze skrytką uliczną


W zasięgu opracowania mogą istnieć urządzenia podziemne nie wykazane na niniejszej mapie dla których brak jest informacji branżowych lub nie zostały zgłoszone do geodezyjnej inwentaryzacji powykonawczej.  
Granice działek w kolorze żółtym wykreślono według stanu prawnego natomiast granice działek w kolorze zielonym wykreślono graficznie na podstawie mapy ewidencyjnej w skali 1:5000.

232.133.162

1:1000

**MAPA SYTUACYJNO - WYSOKOŚCIOWA**

Zobowiązana w 1997 r. przez  
ZAKŁAD USŁUG GEODEZYJNYCH  
"ANTHEO"  
w GRUDZIADZU  
Kierownik Robót: Edward Pasiewicz upr. 8404

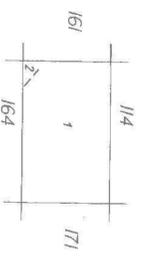

Gm. LUBAWA woj. olsztyńskie  
1 wieś: Szymbark  
2 wieś: Lubawo

W. O. D. G. K.  
w Olsztynie  
Pisze w Hawsku  
Wpisano do ewidencji  
w skali 0:1 02 1994  
Nr. 30-186

<b>INVEKO</b> PRACOWNIA INŻYNIERSKO-PROJEKTYWNA INSTALACJI I INŻYNIERIA SANITARNA		NR PLANUSZY	5
14-200 LAMKulchodźka 53, tel./fax: 0-89/648-71-51		ROZDZIAŁ	1 : 1000
OBIEKT: SIEĆ WODOCIĄGOWA Z PRZYŁĄCZAMI	ADRES: SMIŁPANA - LUDWIGOWO - RAKOWICE	DATA	marzec 2009r.
TEMA: PROJEKT ZAGOSPODAROWANIA TERENU	PROJEKTOWAŁ: inż. Jerzy Kosiński		
OPRACOWAŁ: inż. Mirosław Pank	KREŚCIŁ: inż. Mirosław Pank		
Wzrost: 01.02.1954			



PRACOWNIA  
"GEOTEX" S.A.  
W IŁAWIE  
ul. Koszubska 5, tel./fax (086) 646 89 34  
Pracownia inżynierska  
14-200 Iława, ul. Wolności 105

### MAPA DO CELÓW PROJEKTOWYCH

Skala 1:1000

Gmina: Lubawa  
Powiat: Iławski  
Woj.: warmińsko-mazurskie  
Mapę opracowano na podstawie danych PODDK w Iławie oraz pomiaru bezpośredniego.  
Kierownik robót: Andrzej Szczepaniak  
Nr rob.: GTX-5551/2009  
Zasięg aktualizacji:  
KIERG-705220-3/09  
Data: 2009-03-09  
GEODEZIA I KARTOGRAFIA  
Andrzej Szczepaniak  
14-200 Iława, ul. Wolności 105  
tel./fax (086) 646 89 34  
e-mail: geotex@geotex.pl

STATYSTYKO POPULACJI W IŁAWIE  
C D B G L K  
W obszarze planowanego robót  
LUBAWA  
14-200 Iława, ul. Wolności 105  
tel./fax (086) 646 89 34  
e-mail: geotex@geotex.pl

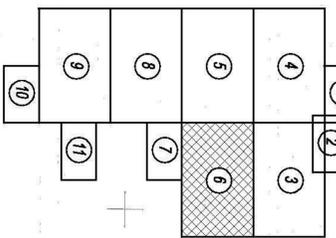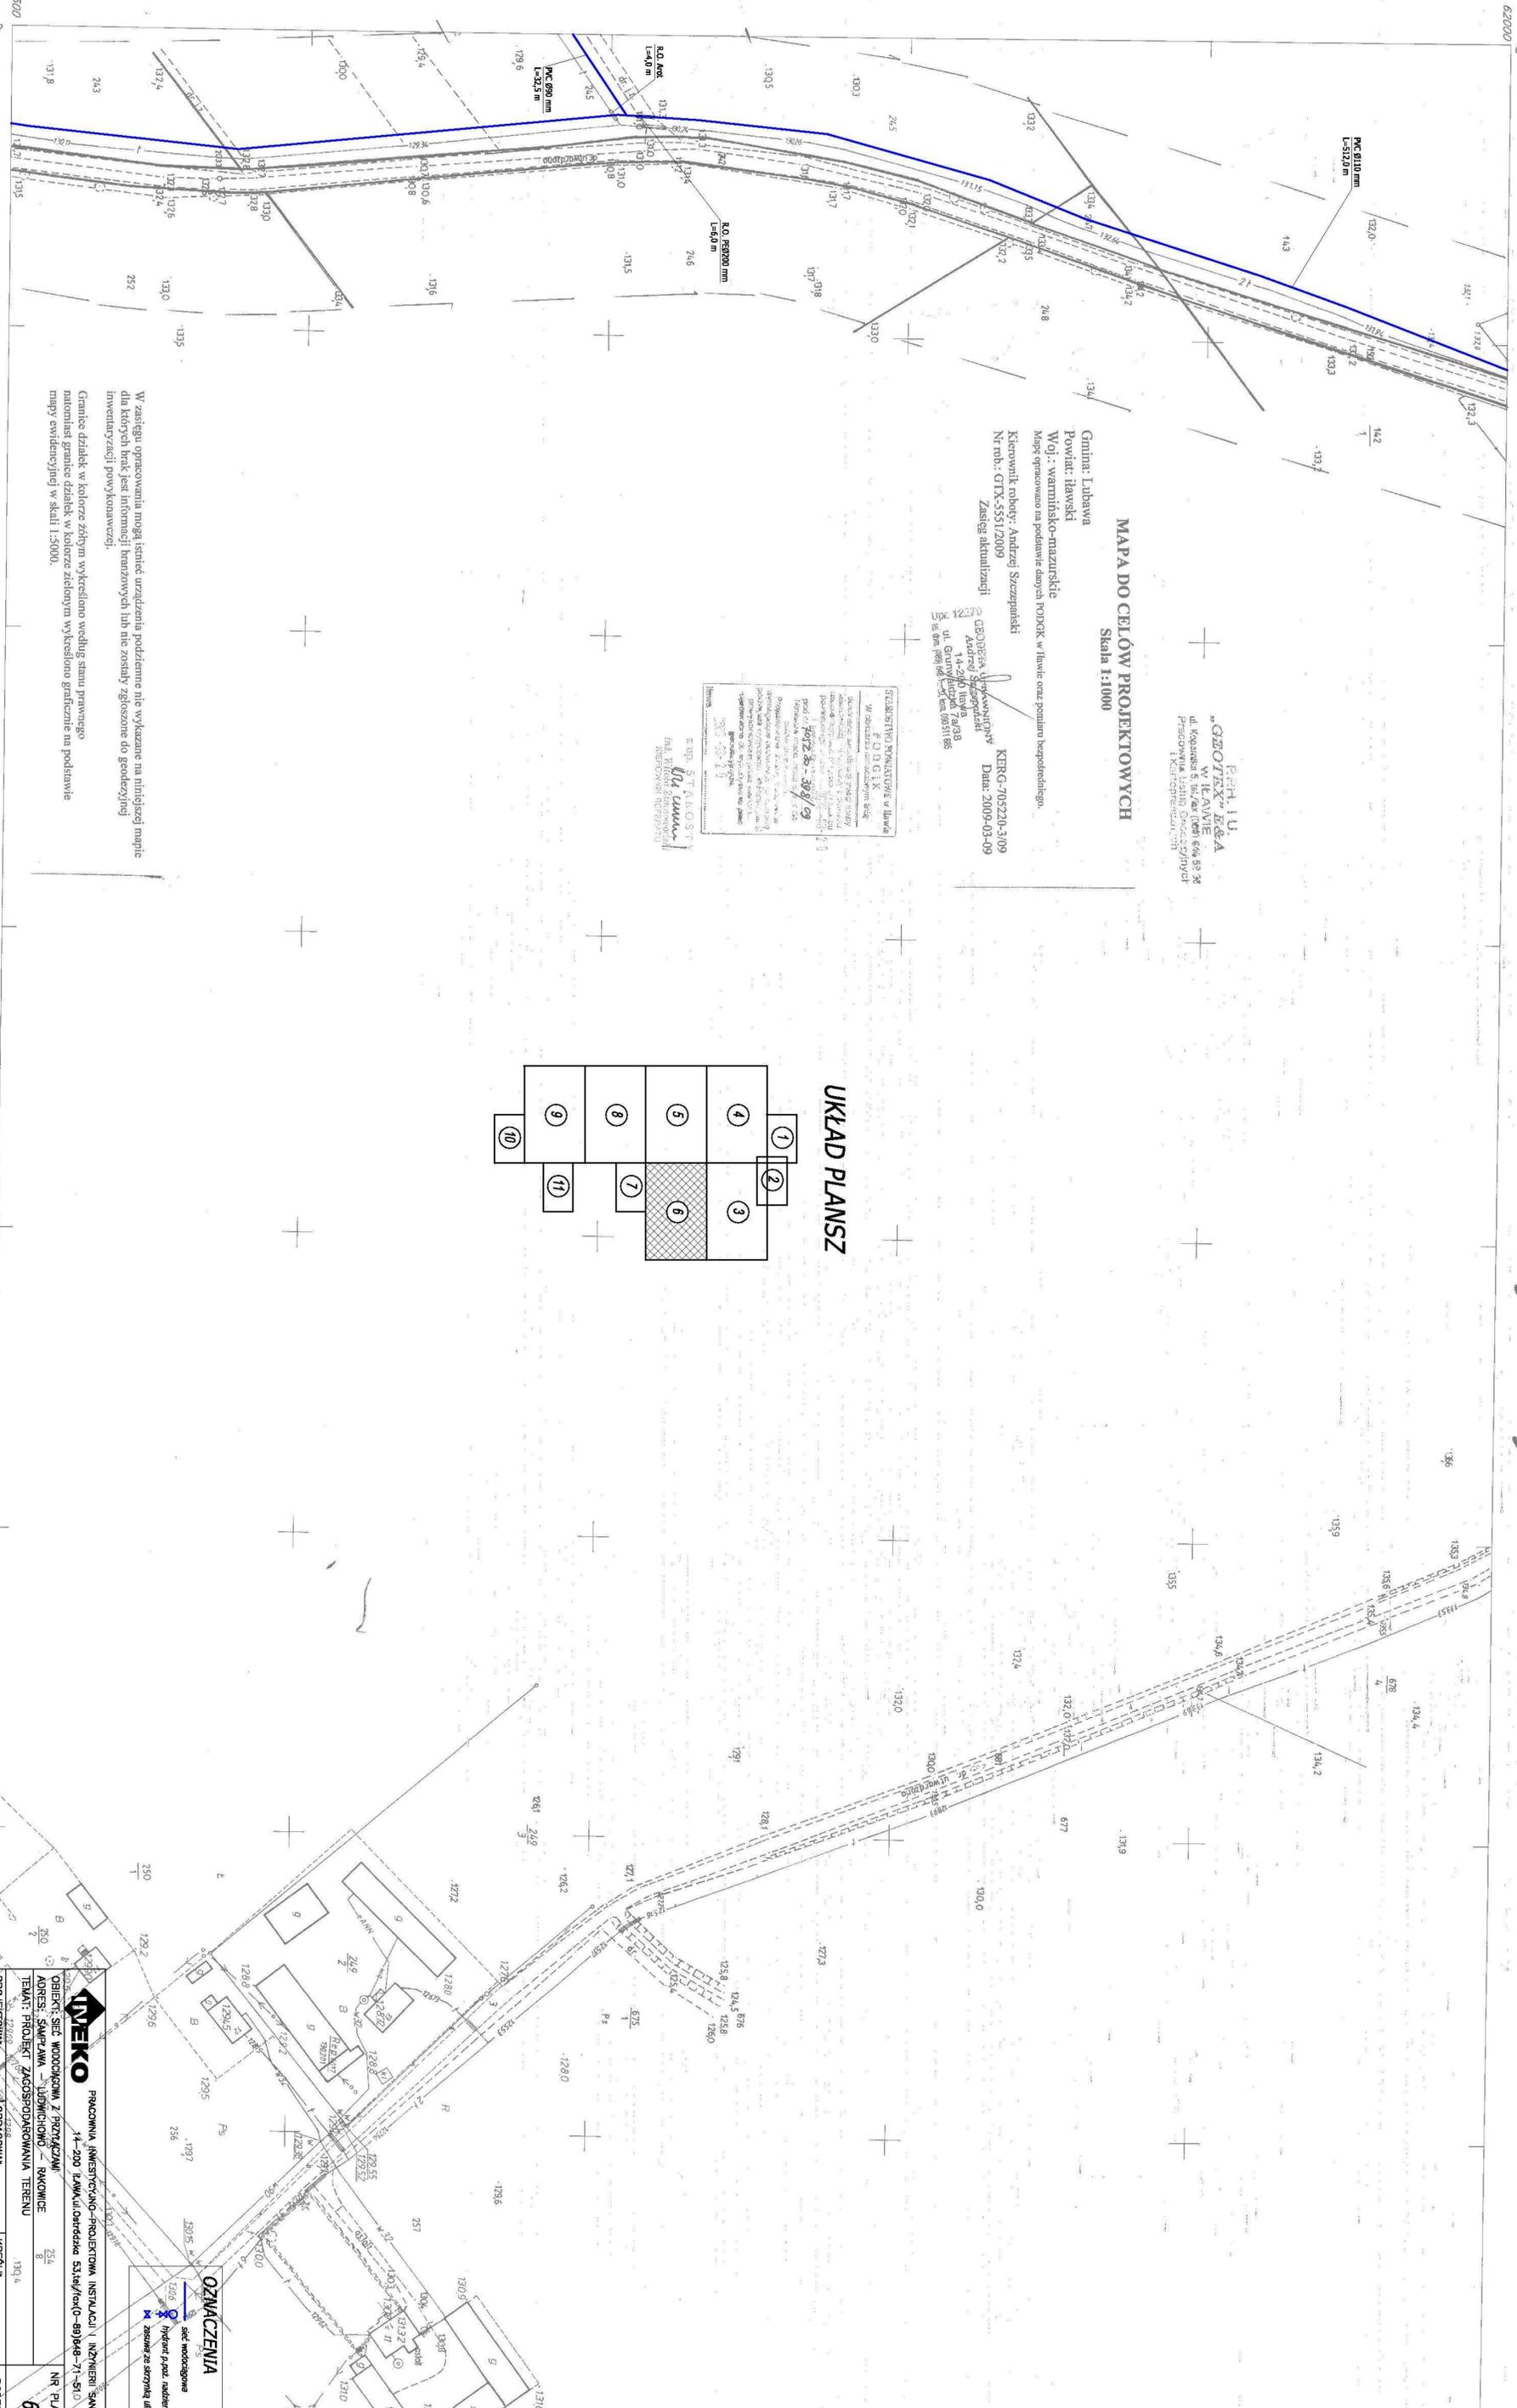

W zasięgu opracowania mogą istnieć urządzenia podziemne nie wykazane na niniejszej mapie dla których brak jest informacji branżowych lub nie zostały zgłoszone do geodezji inżynierskiej powykonalnawczy.

Granice działek w kolorze żółtym wyeksponowano według stanu prawnego natomiast granice działek w kolorze zielonym wyeksponowano graficznie na podstawie mapy ewidencyjnej w skali 1:5000.

<b>INWENIO</b>	
PRACOWNIA INŻYNIERSKO-PROJEKTOWA INSTALACJI I INŻYNIERIA SANITARNA	
14-200 IŁAWA, ul. Górska 53, tel./fax (086) 646-71-50, 0	
OBIEKT: SIĘĆ WODOCIĄGOWA Z PRZYŁĄCZAMI	
ADRES: SIEMPIŃSKA - LUDWICHOVO - RAKONICE	
TEMAT: PROJEKT ZAGOSPODAROWANIA TERENU	
NR PLANUSZY	
6	
PROJEKTOWAŁ	OPRACOWAŁ
mgr inż. Eugeniusz Mrowiec	mgr inż. Eugeniusz Mrowiec
KRS/SLC	DATA
1.1000.67	2009.


**OZNAČENIA**  
sić wodociągowa  
Hydrant przył. nadziemny  
Zestawienie ze skrajną ulicą

### MAPA SYTUACYJNO-WYSOKOŚCIOWA

232.133.171  
1:1000

Złożona w c. 1992 przez:  
PPH "GEOTEX" - PRACOWNIA USŁUG GEODEZYJNYCH  
I KARTOGRAFICZNYCH W IŁAWIE

Dyrektor  
mgr inż. Eugeniusz Mrowiec

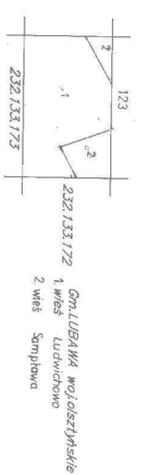







MAPA DO CELÓW PROJEKTOWYCH  
Skala 1:1000


Gmina: Lubawa  
Powiat: iławski  
Woj.: warmińsko-mazurskie  
Mapę opracowano na podstawie danych PODGK w Iławie oraz pomiaru bezpośredniego.  
Kierownik roboty: Andrzej Szczepański  
Nr rob.: GTX-5551/2009

Zasieg aktualizacji: ul. Wyszlińska  
Andrzej Szczepański  
14-200 Iława  
ul. Grzywnaluzka 7a/38  
tel. 088 844 58 28, fax 088 844 58 29, kom. 090 511 885



KER-G-705220-3/09  
Data: 2009-03-09

W zasięgu opracowania mogą istnieć urządzenia, podziemne nie wykazane na niniejszej mapie dla których brak jest informacji branżowych lub nie zostały zgłoszone do geodezyjnej inwentaryzacji powykonawczej.

Granice działek w kolorze żółtym wykreślono według stanu prawnego natomiast granice działek w kolorze zielonym wykreślono graficznie na podstawie mapy ewidencyjnej w skali 1:5000.

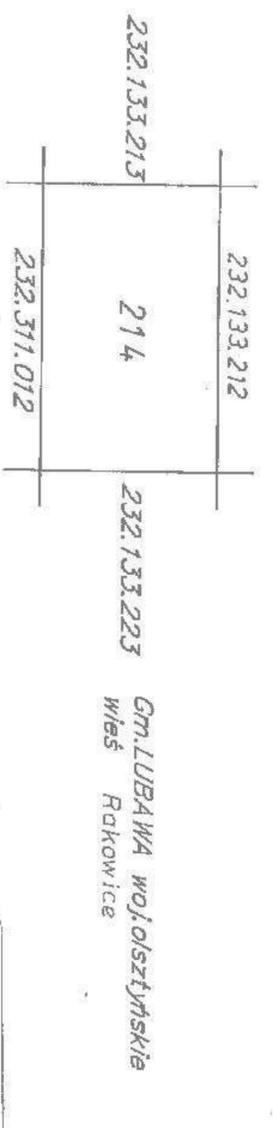

STANOWISKO POMIAROWE w Iławie  
PODGK  
W skali 1:5000  
Dokonywany przez: [nazwa firmy]  
Data: 2009-03-09

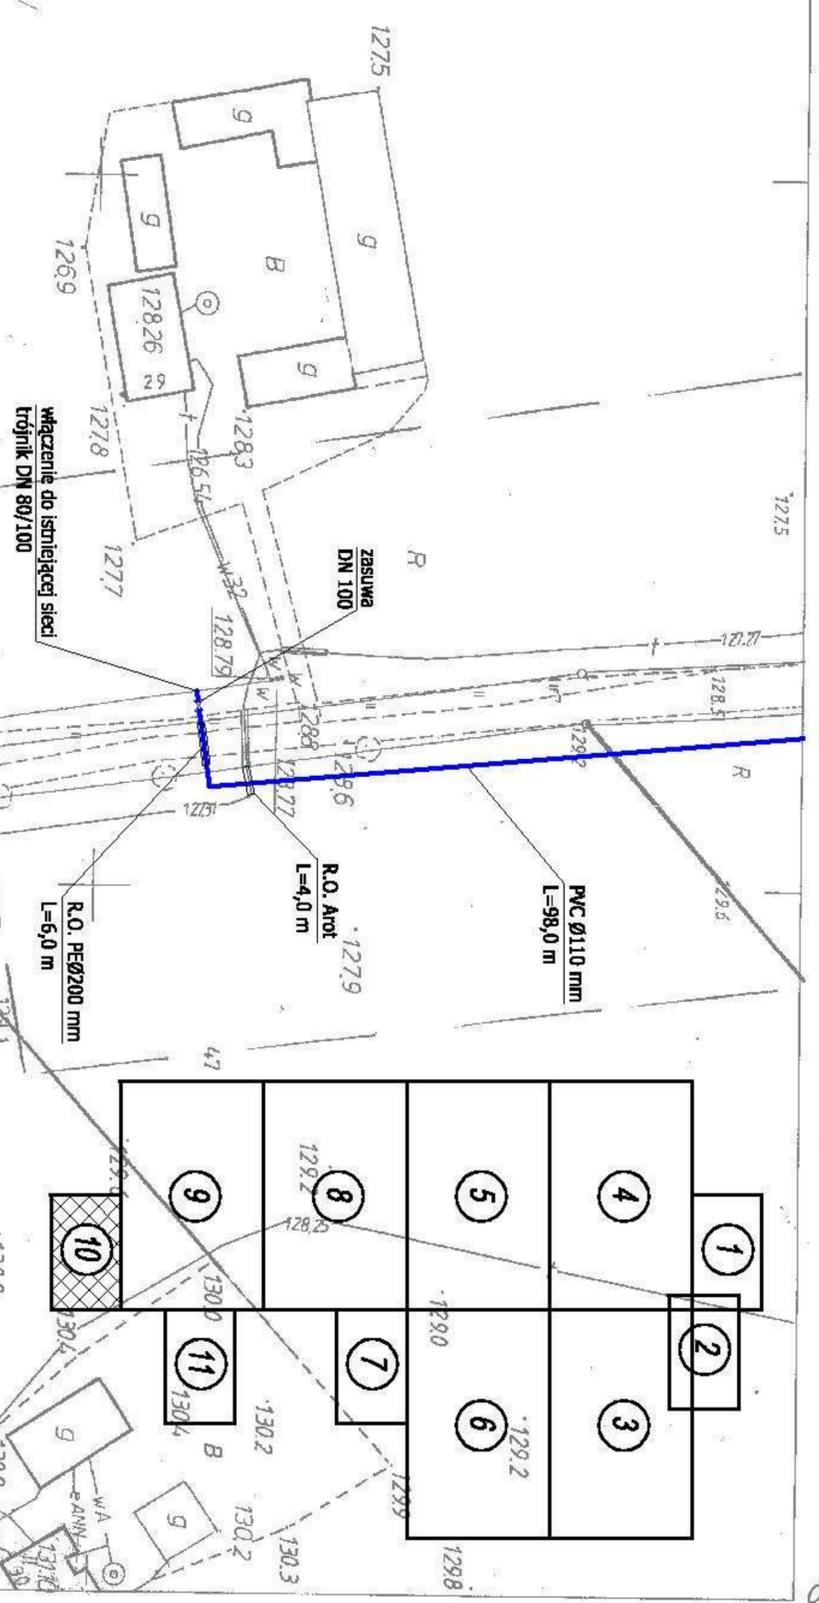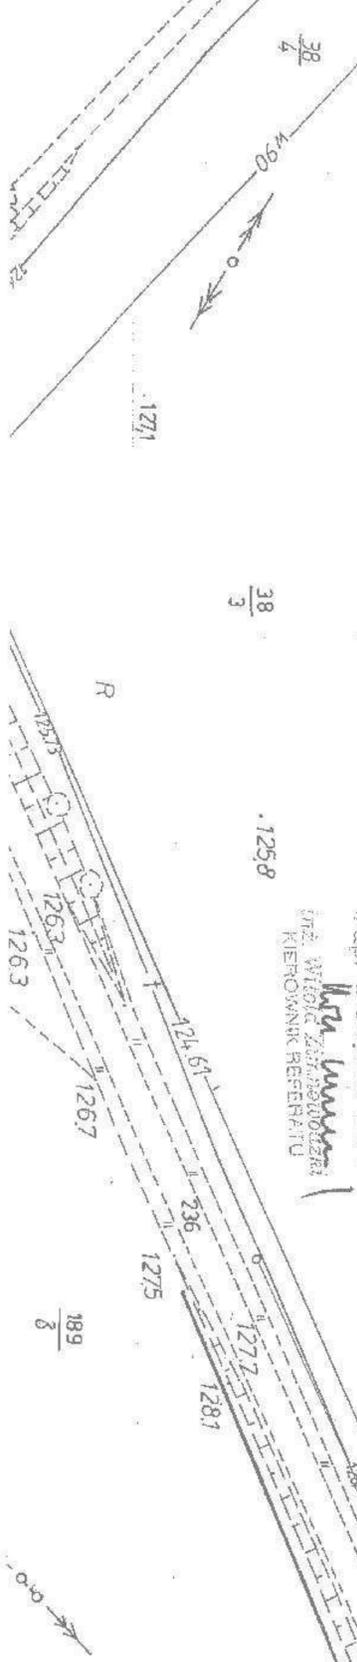


**OZNACZENIA**  
 — sieć wodociągowa  
 ♀ hydrant p. poz. nadziemny  
 \* zasilana ze skrzynki ulicznej

<b>INVEKO</b>		PRACOWNIA INWESTYCYJNO-PROJEKTOWA INSTALACJI I INŻYNIERII SANITARNEJ	
14-200-ILAWA, ul. Ostrołódzka 53, tel./fax (0-89) 648-71-51		14-200-ILAWA, ul. Ostrołódzka 53, tel./fax (0-89) 648-71-51	
OBIEKT: SIEĆ WODOCIĄGOWA Z PRZYŁĄCZAMI	ADRES: SAMPLAWA LUDWICHOVO - RAKOWICE	NR PLANSZY	10
TEMAT: PROJEKT ZAGOSPODAROWANIA TERENU		PROJEKTOWAŁ	inz. Jerzy Kojanowski
		OPRACOWAŁ	inz. Wojciech Panek
		KREŚLIŁ	inz. Wojciech Panek
		DATA	marzec 2009r.
		PODZIAŁKA	1 : 1000

10

# UKŁAD PLANSZ

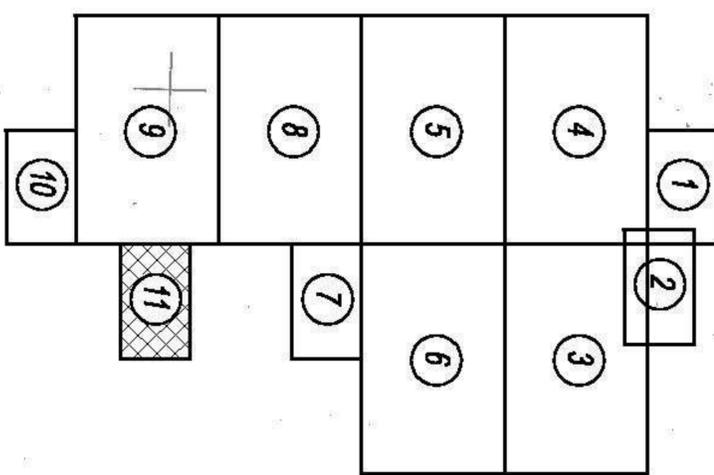

## MAPA DO CELÓW PROJEKTOWYCH

Skala 1:1000

Gmina: Lubawa  
Powiat: iławski  
Woj.: warmińsko-mazurskie  
Mapę opracowano na podstawie danych PODGK w Iławie oraz pomiaru bezpośredniego.

Kierownik roboty: Andrzej Szczepański  
Nr rob.: GTX-5551/2009  
Zasieg aktualizacji: 14-2009 Iława  
Data: 2009-03-09

W zasięgu opracowania mogą istnieć urządzenia podziemne nie wykazane na niniejszej mapie dla których brak jest informacji branżowych lub nie zostały zgłoszone do geodezyjnej inwentaryzacji powykonawczej.

Granice działek w kolorze żółtym wykresiono według stanu prawnego natomiast granice działek w kolorze zielonym wykresiono graficznie na podstawie mapy ewidencyjnej w skali 1:5000.

PRH.TU.  
"GEOPEX" S.p.A.  
W ILAWIE  
ul. Kąpieliska 5 tel/fax (009) 649 58 98  
Pracownia Usług Geodezyjnych  
i Inżynierskich



# SIEĆ WODOCIĄGOWA Z PRZYŁĄCZAMI SAMPLAWA - LUDWICHOWO - RAKOWICE

## MAPA EWIDENCYJNA SKALA 1:5000

Dokumentacja wykonana wykonawcy  
prac geodezyjnych i kartograficznych  
zgodnie z P.O.D.G. i K w sprawie  
-DKKRG-705220-3/09

**OZNACZENIA**

- projektowana sieć wodociągowa z przyłączami - I ETAP
- projektowana sieć wodociągowa z przyłączami - II ETAP

<b>INEKO</b>		PRACOWNIA INWESTYCYJNO-PROJEKTOWA INSTALACJI I INŻYNIERII SANITARNEJ	
		14-200 ŁAWA, ul. Ostródzka 53, tel/fax (0-89) 648-771-51	
OBIEKT: SIEĆ WODOCIĄGOWA Z PRZYŁĄCZAMI			
ADRES: SAMPLAWA - LUDWICHOWO - RAKOWICE			
TEMAT: MAPA EWIDENCYJNA			
PROJEKTOWAŁ inż. Jerzy Kujawski nr upr. 220/82/OŁ, 74/02/OŁ	OPRACOWAŁ inż. Wojciech Panek	KREŚLIŁ inż. Wojciech Panek	PODZIAŁKA 1 : 5000
			DATA marzec 2009r.

obr. Samplawa

obr. Ludwichowo

obr. Rakowice